


水	排	图	表
给	总	暖通	自控
艺	建	结	电
工	筑	构	气

门诊综合楼

诊室

诊室

银海社区卫生服务中心

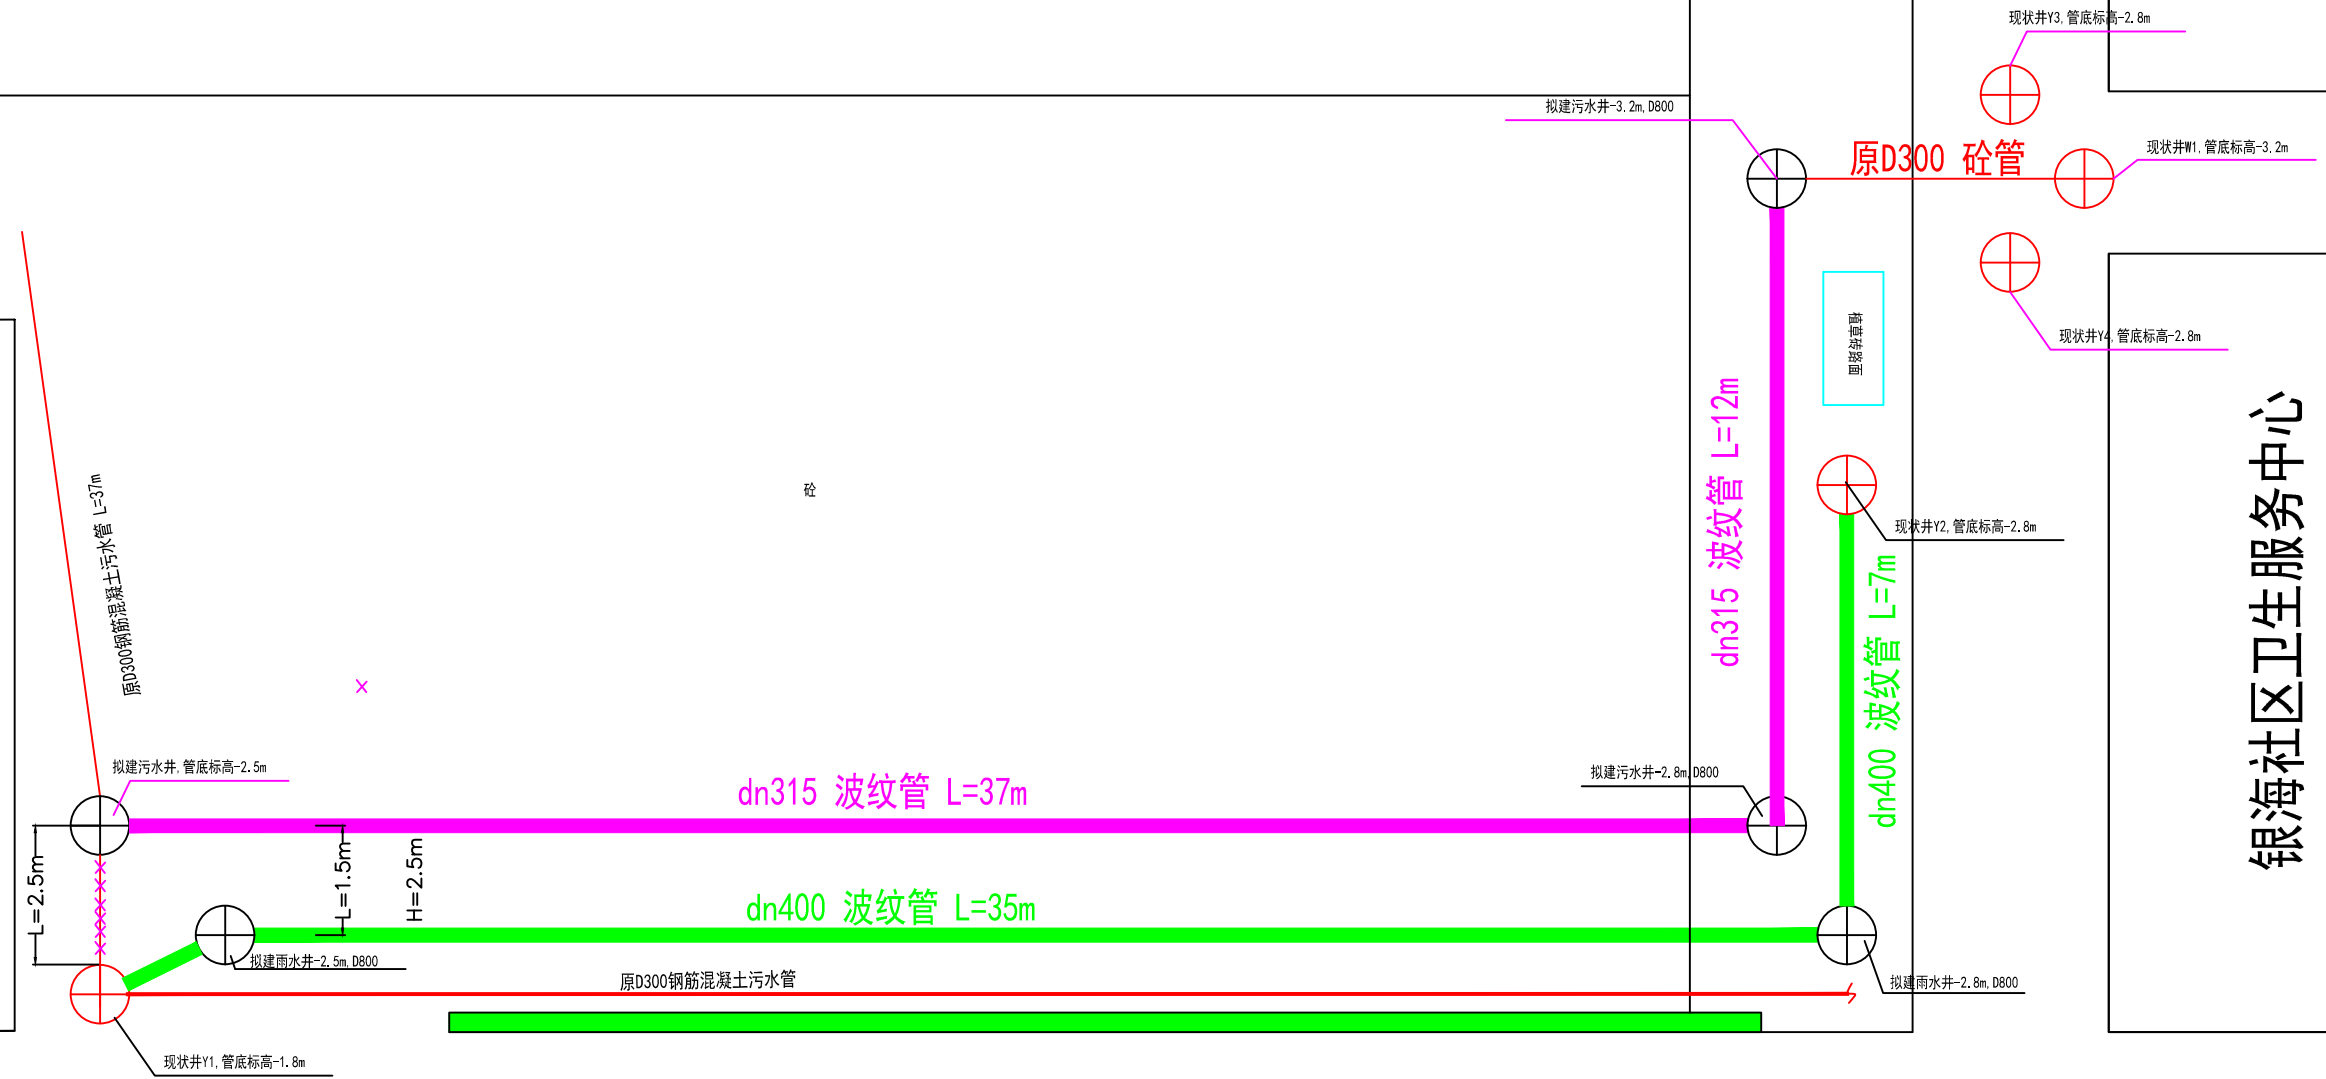

图例:

- 检查井
- 绿化隔离带
- 新建污水管
- 新建雨水管
- 植草砖路面
- 旧管线

说明:

- 1、图中尺寸单位均为米。
- 2、因原雨水管坍塌堵塞已不能使用，原现状Y1井存在雨污合流问题，故需分别拟建dn400雨水管，dn315污水管。
- 3、施工地点为医院电车停车场，因医院人员较多且流动性大，可利用施工面积小，故从成本及安全考虑，建议采用雨污水管共槽敷设这样有利于缩短工期，减少施工占地面积，同时要求施工方需做好安全防护措施方可施工。
- 4、雨/排水管道：双臂波纹管，DN300/DN400，SN≥8kn/m²。
- 5、雨/污水检查井：Φ700钢筋混凝土井

批准		工程名称	广西水电医院电车停车场雨污水管道改造	设计号	PS-240403
审定					
审核		单项工程	雨污水管网工程	设计阶段	施工图
项目负责人					
专业负责人		图名	雨污水管网施工平面图	图别	水施
校核				图号	S-1
设计				日期	2024.04